
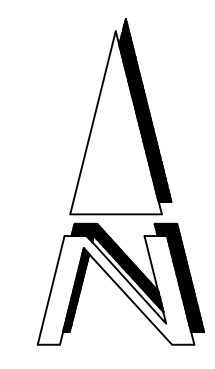


Anschluss an Überlastungslageplan 2

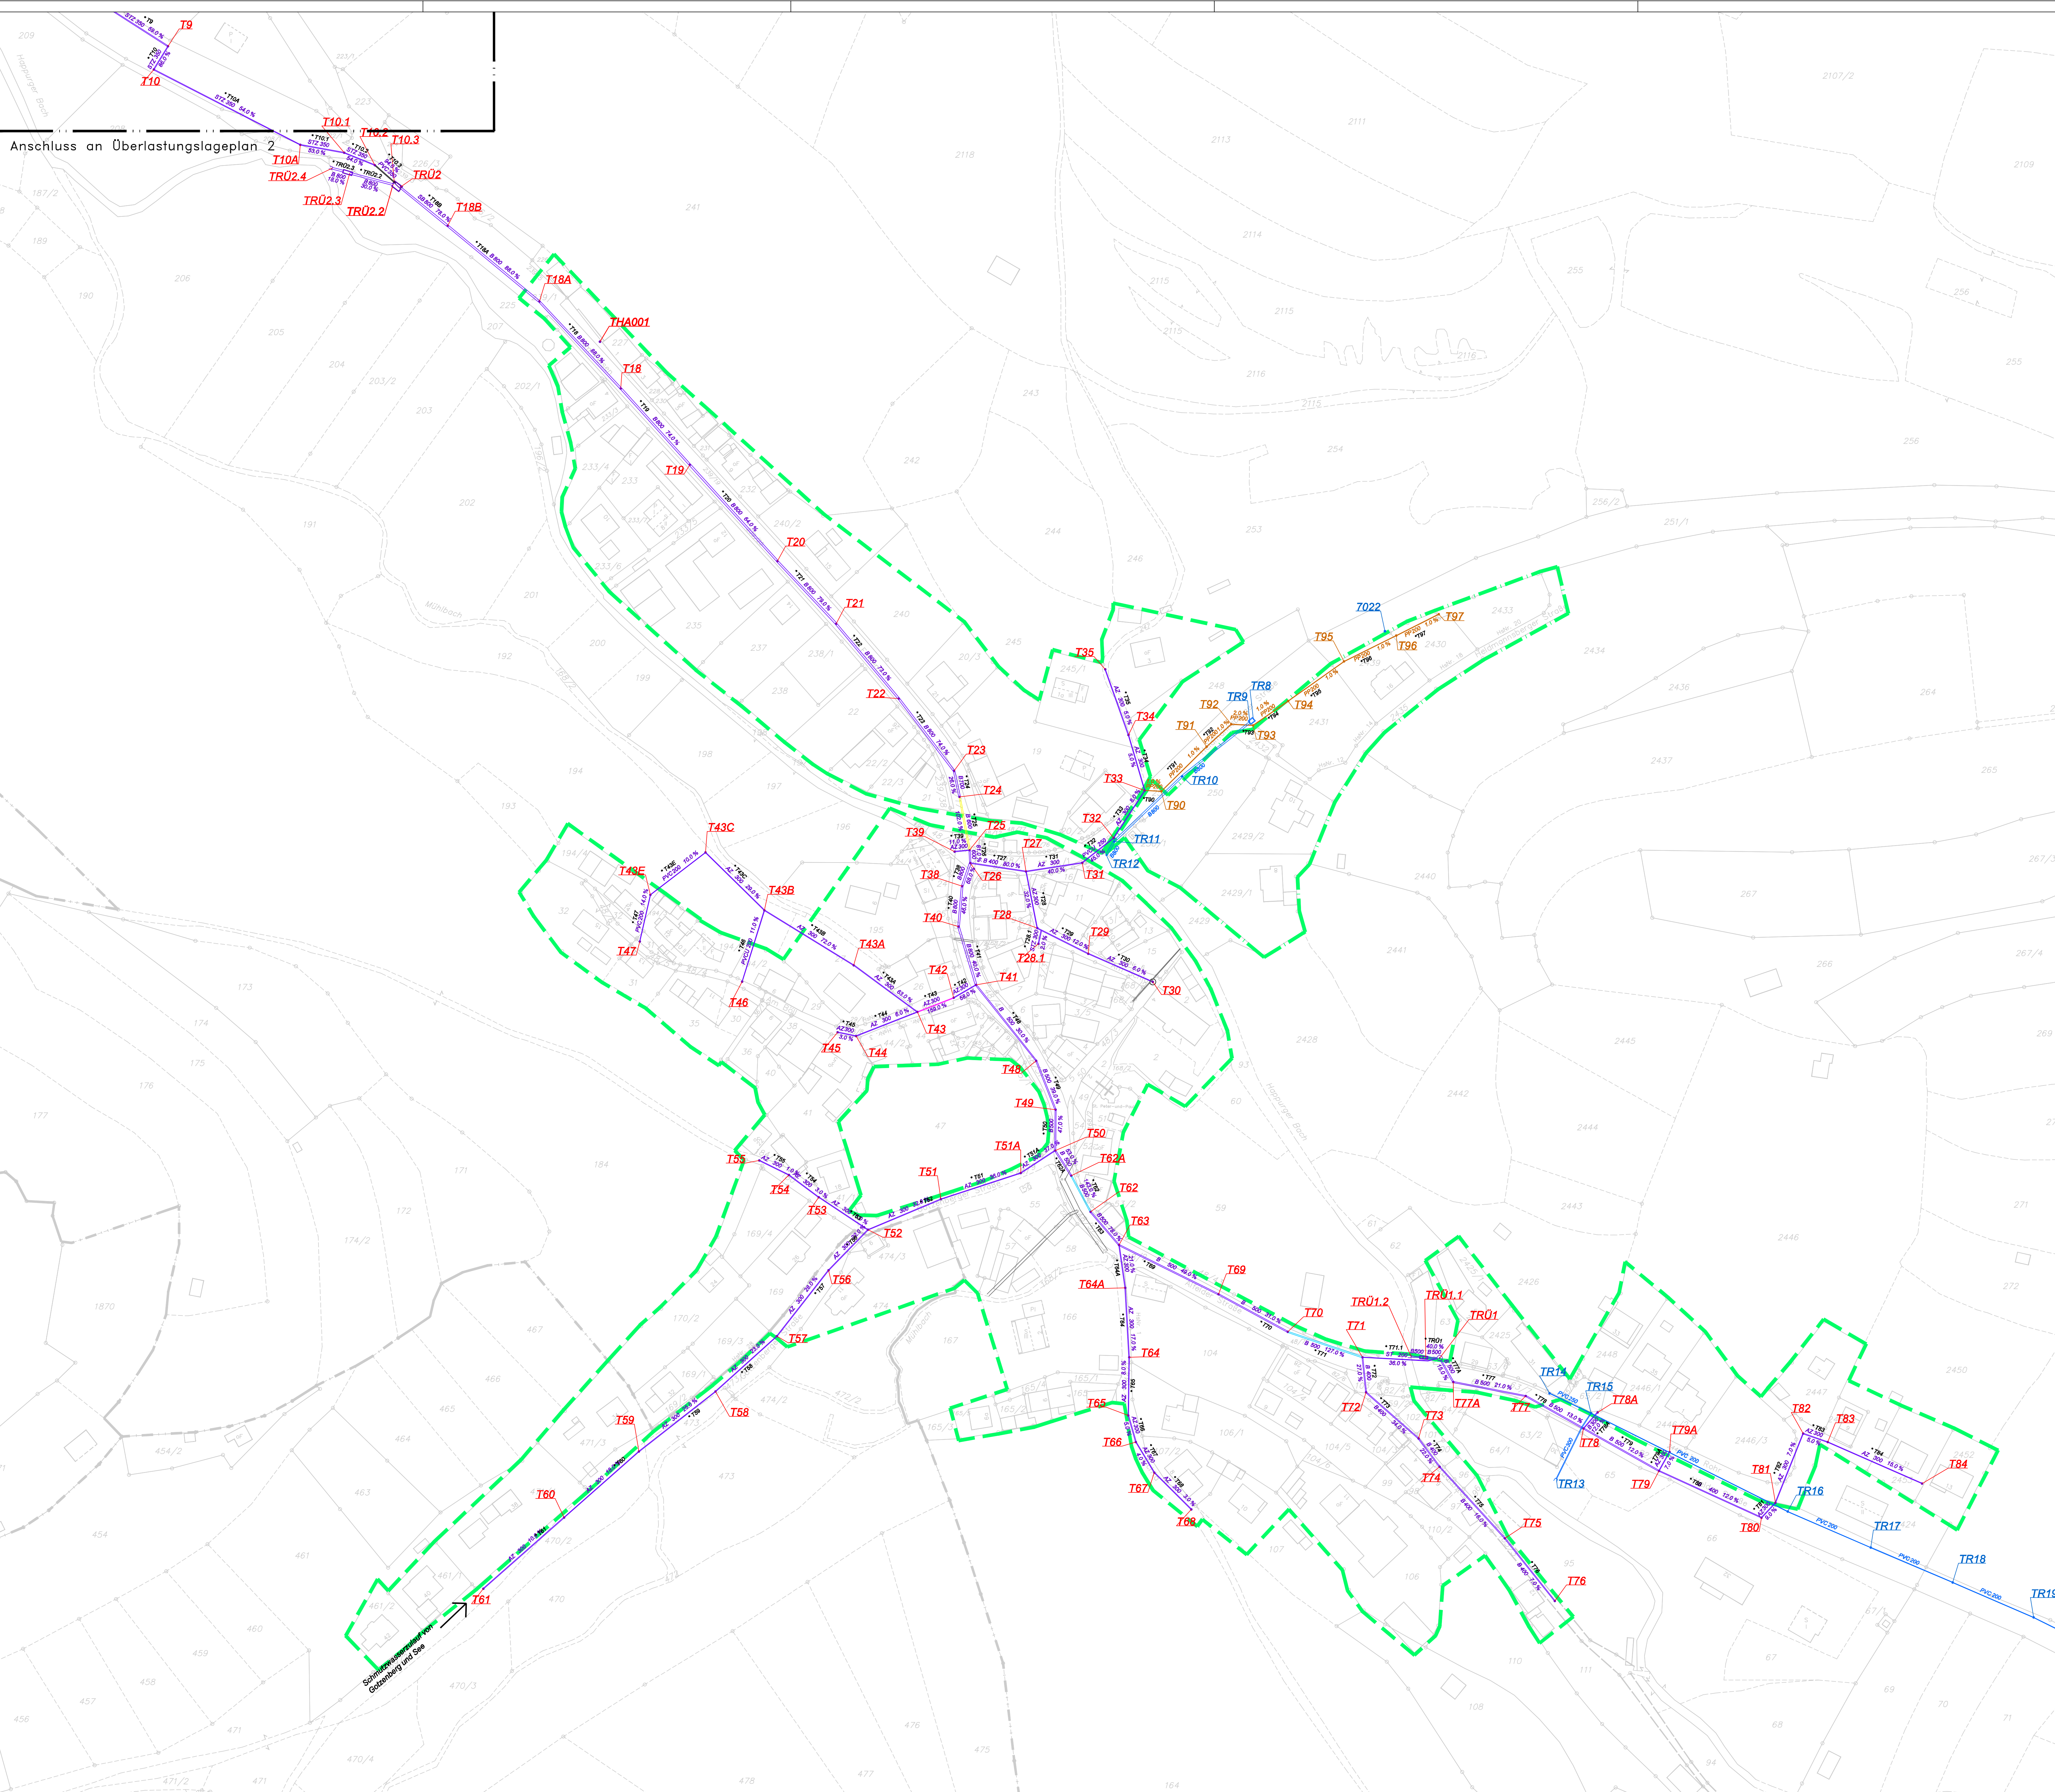

Zeichenerklärung

- T22** **T21** Bestehender Kanal mit Angabe von Material, Durchmesser, Schachtnummer, Auslastungsgrad und Strangnummer
Mischwasserkanal
- T96** **T97** Bestehender Kanal mit Angabe von Material, Durchmesser, Schachtnummer und Strangnummer
Schmutzwasserkanal

- Einzugsgebietgrenze Mischsystem
- Einzugsgebietgrenze Trennsystem

Belastungsgrad der Kanäle

- 91 % - 100 %
- 101 % - 125 %
- 126 % - 150 %
- 151 % - 200 %
- über 201 %

Tektur vom 18.12.2019

Nr.		Art der Änderung		Datum		Name	
				T6.1		Belle	
Abwasseranlage Happurg Prognoseberechnung Thalheim				Ausfertigung			
				Projekt Nr. 320.14			
Überlastungslageplan 1							
		Datum		Name			
gezeichnet		12/2019		Velt			
geprüft		12/2019		Raum			
Maßstab: 1:1000				Happurg, den 18.12.2019			
Der Unternehmensträger: Gemeinde Happurg Happurg, den							

Reeder & Raum Happurg
Ingenieurgesellschaft mbH

Hochlitzstraße 2
91230 Happurg
Tel. 09151/82531
Fax. 09151/82532

